




平面図 S = 1 / 5 0

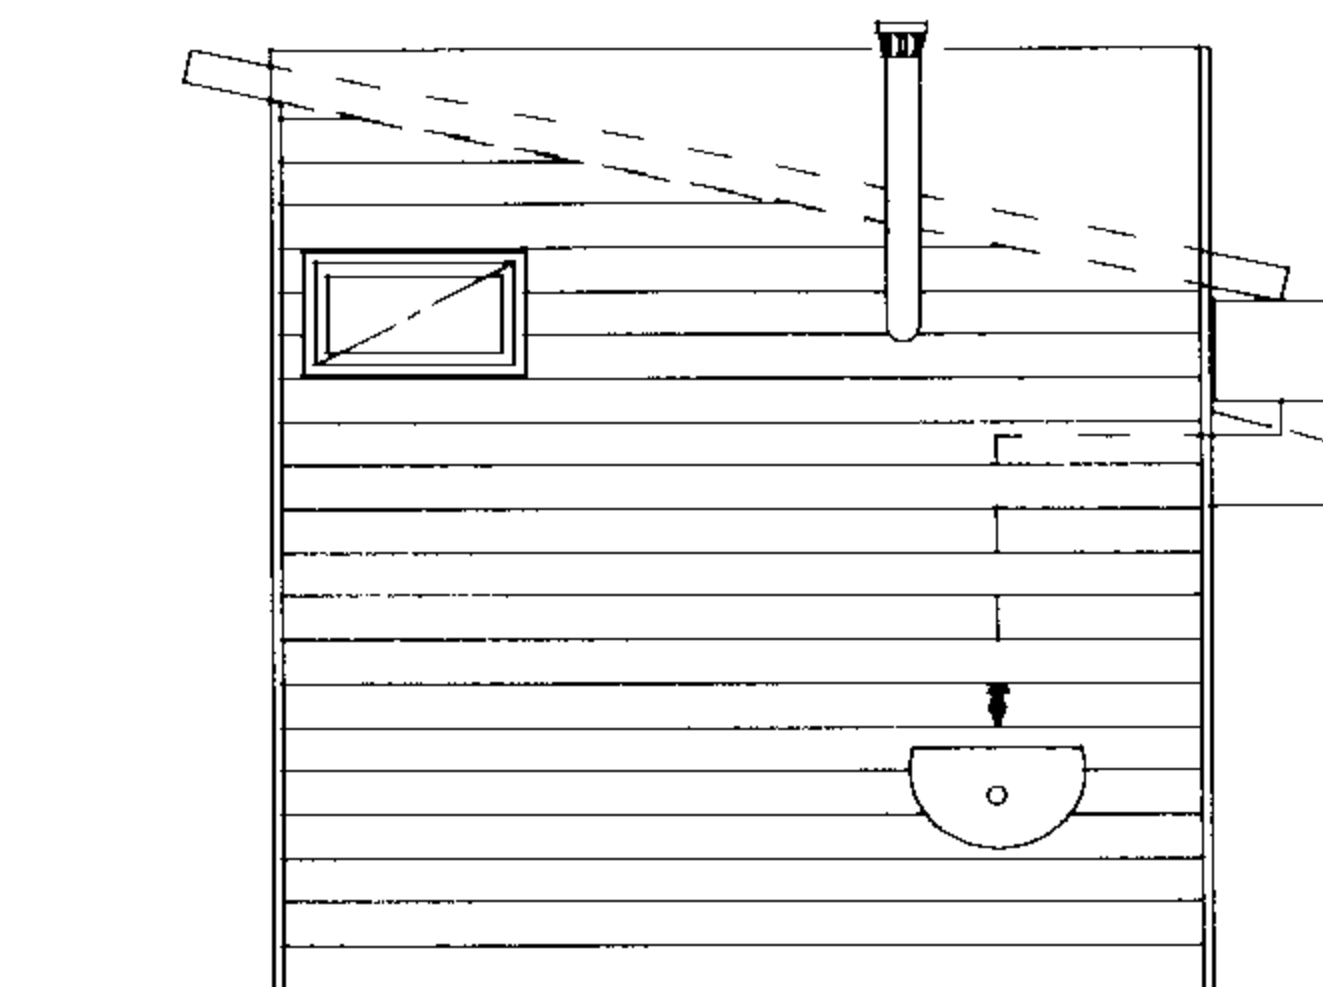


立面図 S = 1 / 5 0

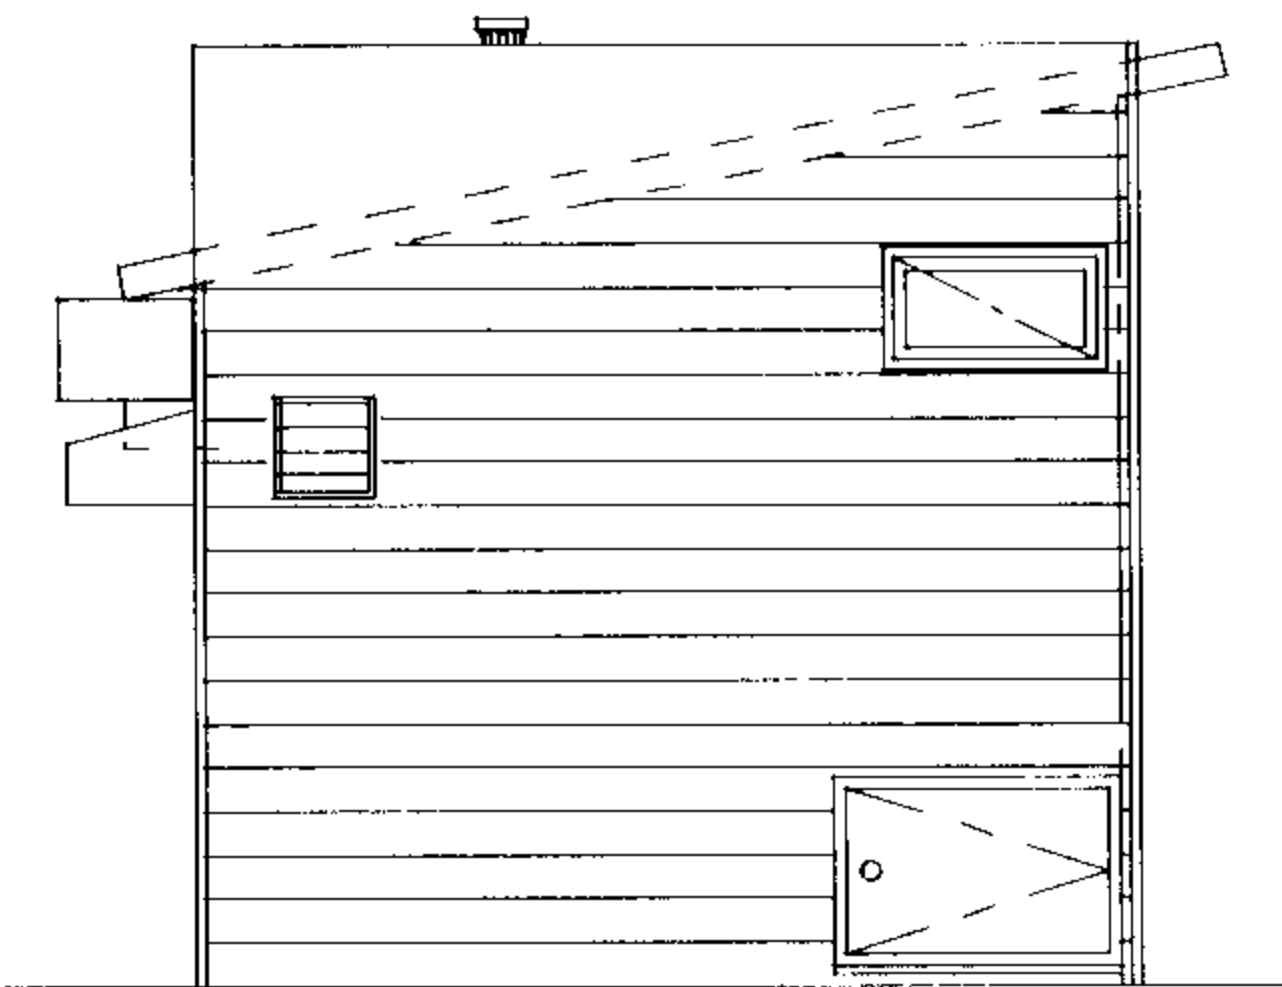


立面図 S = 1 / 5 0

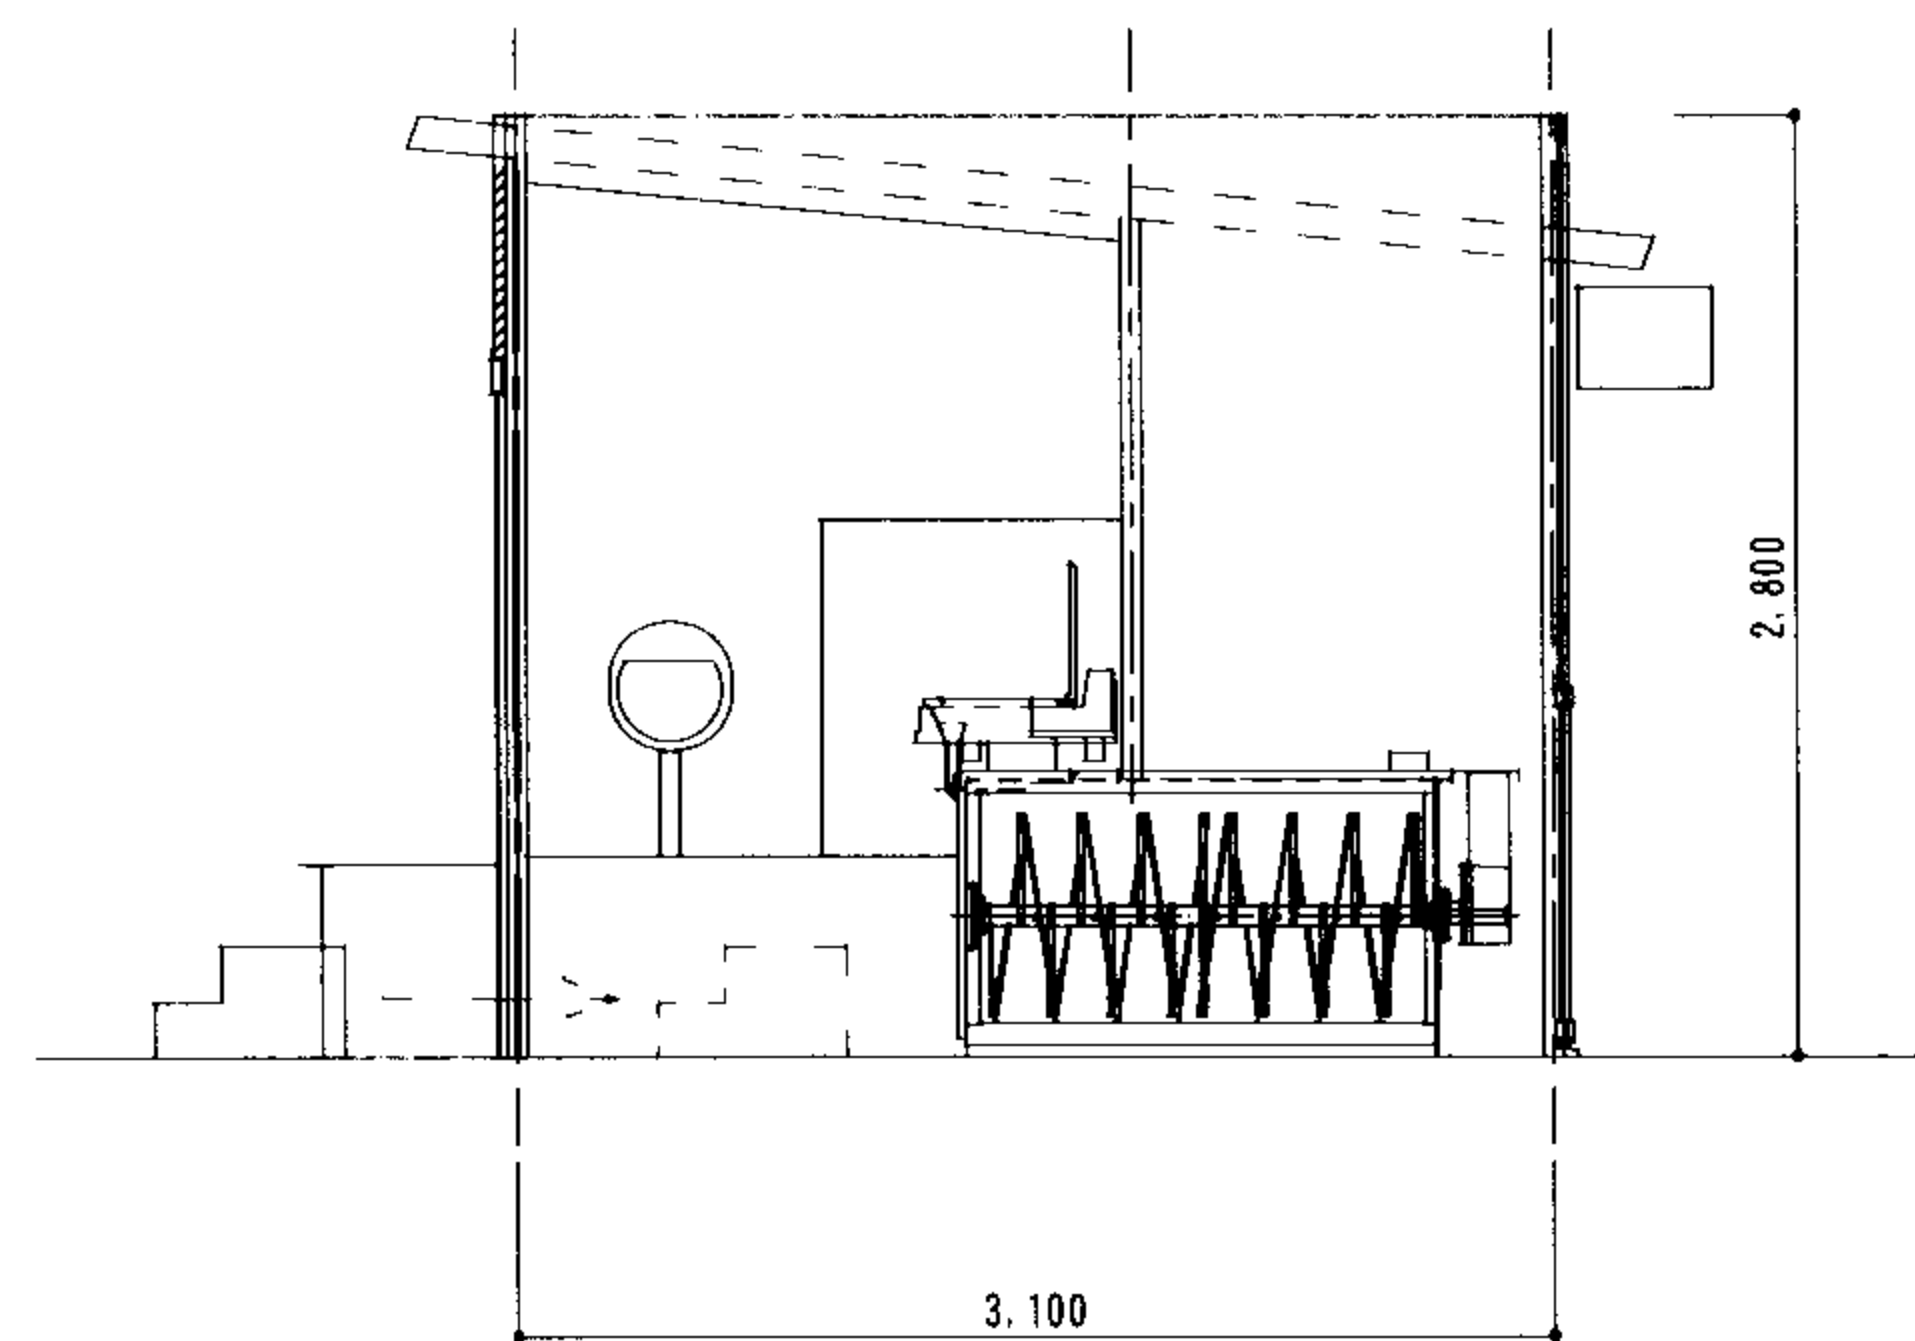

断面図 S = 1 / 5 0

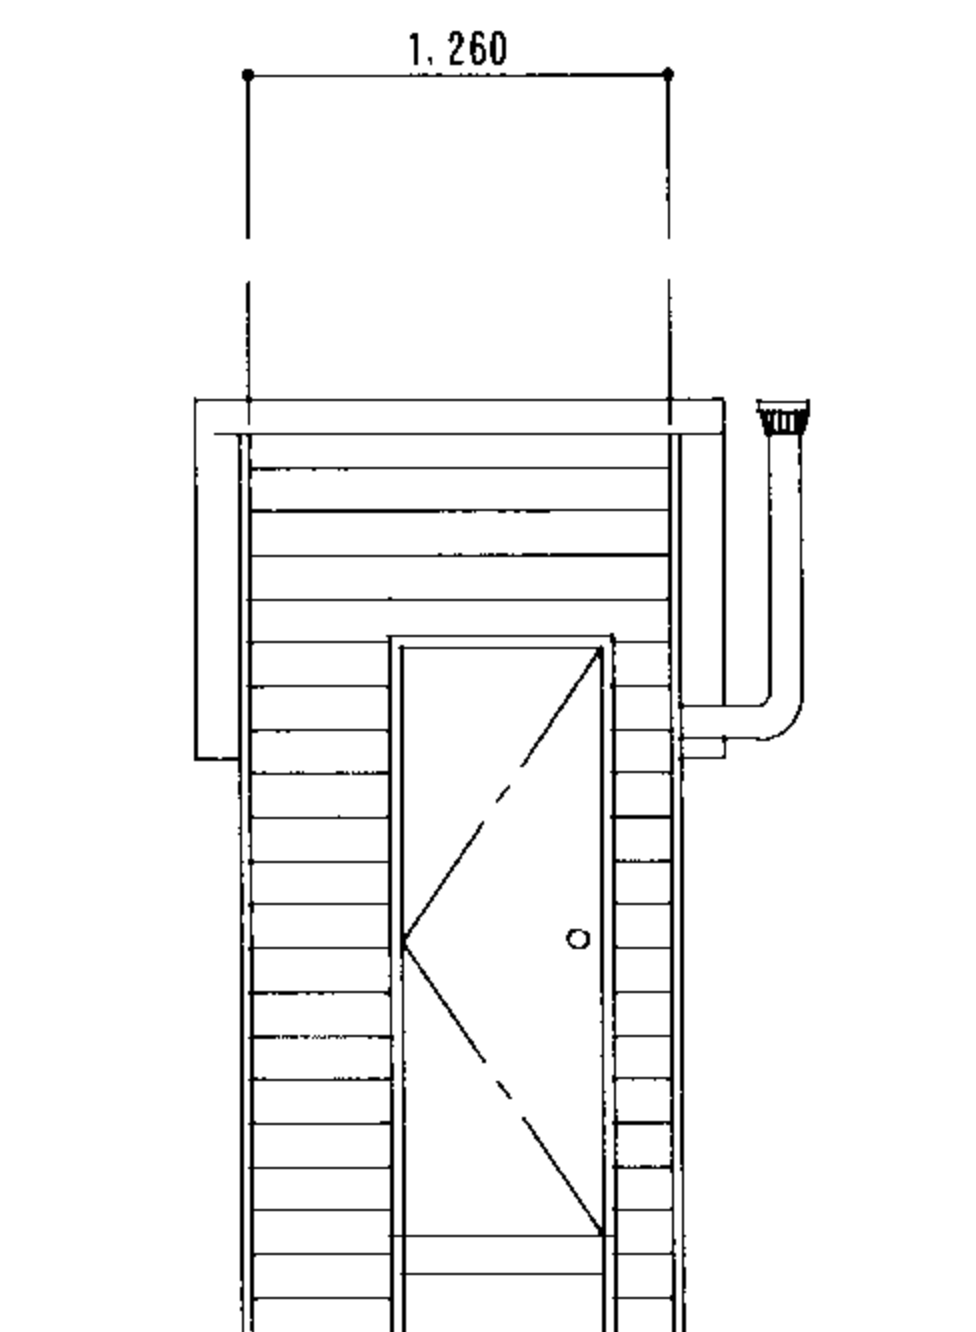

立面図 S = 1 / 5 0

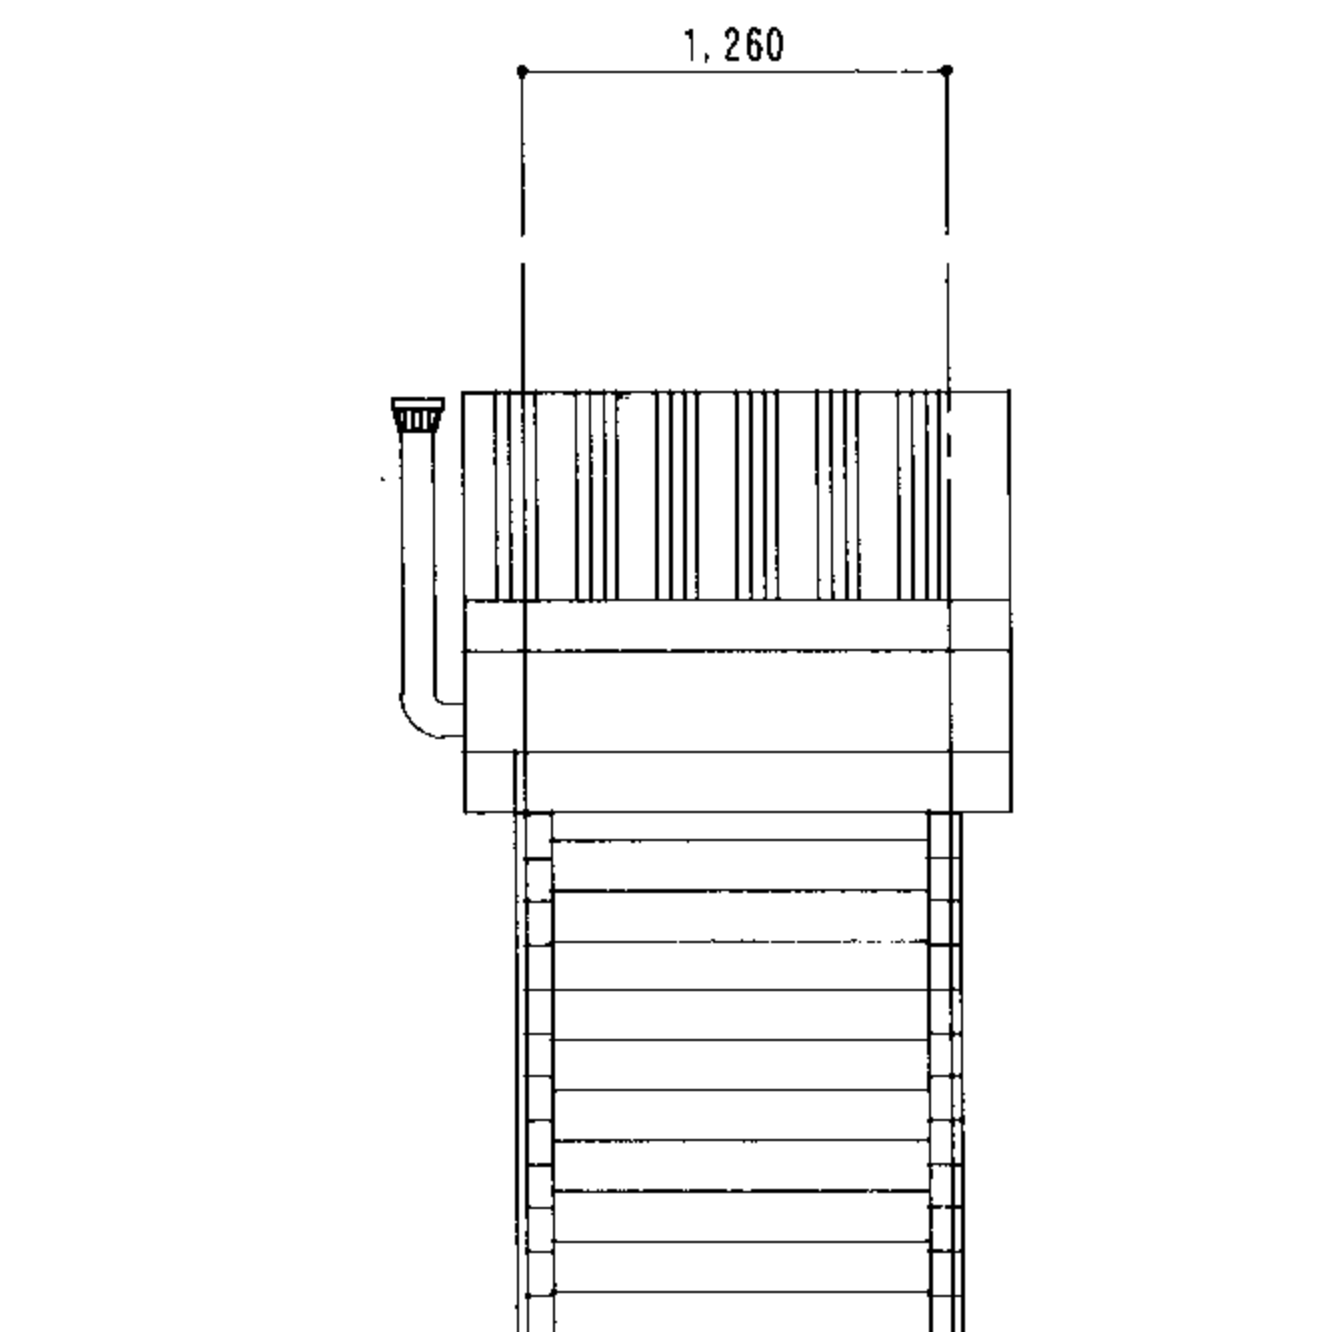

立面図 S = 1 / 5 0

名称	A : セパレート仮設公衆トイレ (収納段型)		SP	FWP	HWR	JSS	OP	SBS	し尿タンク	発電機	R-21	縮尺	作図者	訂正	指示者
図面名	セパレート公衆トイレ (大-1・小-1) 災害対策仕様										L型1台	作成者	図面番号	①	月 日
大央電設工業株式会社												工事責任者チェック	②	月 日	
												③	月 日		
												④	月 日		
												⑤	月 日		